




Výškový systém: Bati, po vyrovnání, polohový systém: JTKS

SMV projekt, s.r.o.
 sídlo : Salscova 41, 618 00 Brno
 provozovna: Petřova 3, 615 00 Brno
 IČ : 2827474
 telefon : +420 773 524 001
 e-mail : info@smvprojekt.cz
 www.smvprojekt.cz

HLAVNÍ INŽENÉR PROJEKTU	Ing. Martin Macháček, Ph.D.	ZAKÁZKOVÉ ČÍSLO	013116
ZODPOVĚDNÝ PROJEKTANT	Ing. Petr Sukač	FORMÁT	A4
VYPRACOVAL	Ing. Michela Jurčová	REVIZE	-
KONTROLOVAL	Ing. Petr Sukač	DATAUM	01/2017
ZÁKAZNÍK	"Svazek vodovodů a kanalizací" město a obec	STUPĚN	DSP
INVESTOR	"Svazek vodovodů a kanalizací" město a obec	PARÉ	
PROJEKT			
OLOMUČANY - SPLAŠKOVÁ KANALIZACE			
DA SA 04 STAVEBNÍ ÚPRAVY SÍTI VYVOLANÉ VÝSTAVBOU			
ČÁST/OBJEKT	MĚŘÍTKO		1:1000
PŘÍLOHA	ČÍSLO PŘÍLOHY		DA.1

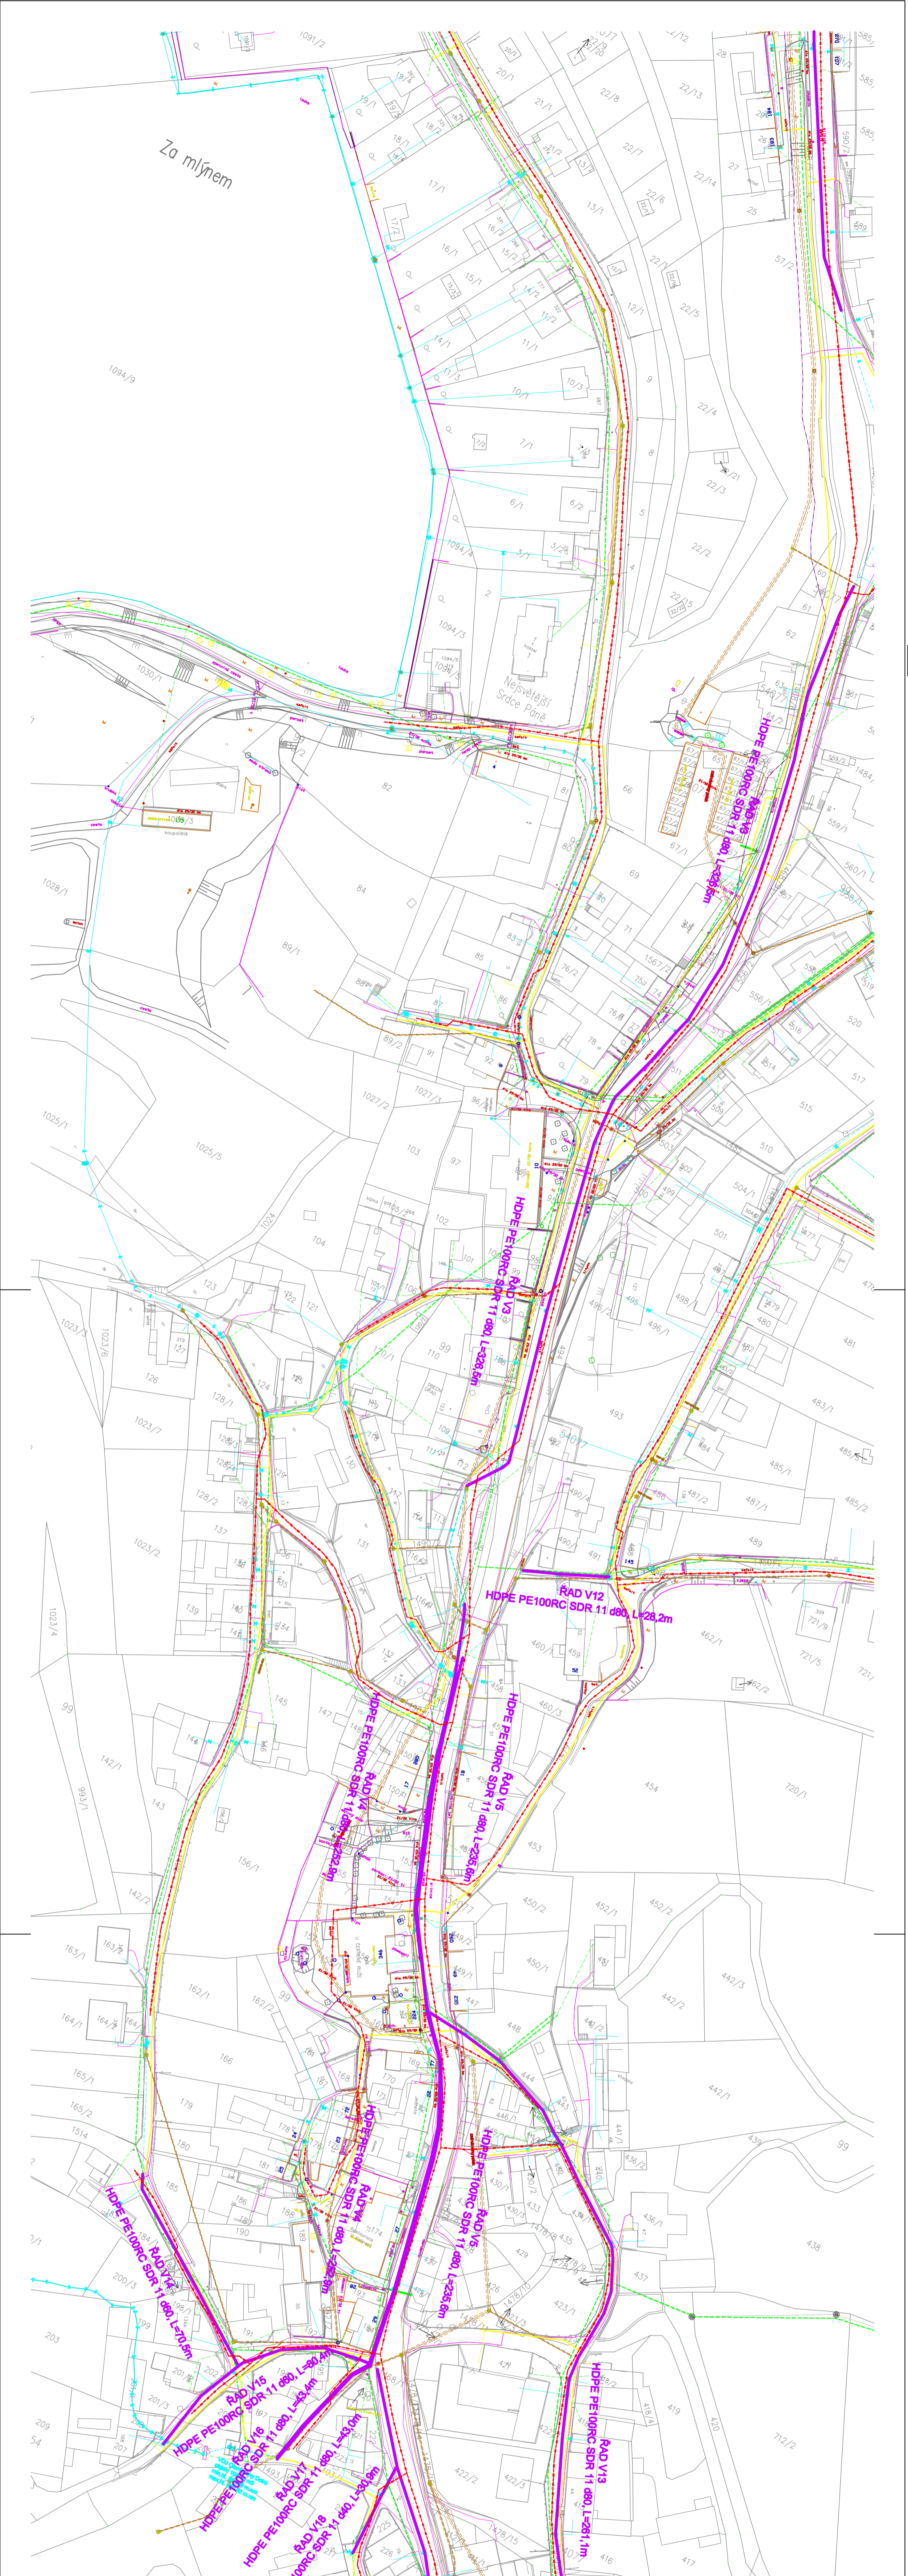

- LEGENDA ČAR**
- NOVÁ SEKCE SÍŤOVÉ KANALIZACE
 - DEJÍŠNÍ STOKA STAVĚNÁ
 - VYTIKACÍ POTRUBÍ - NOVÉ
 - VĚŠENÍ NN
 - VODOVOD
 - P. VODOVOD
 - SÍŤOVÁ KABELY
 - SÍŤOVÁ KABELY S VĚŠENÍM NN
 - PŘELOŽENÁ TRASA VODOVODU

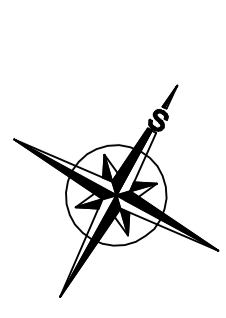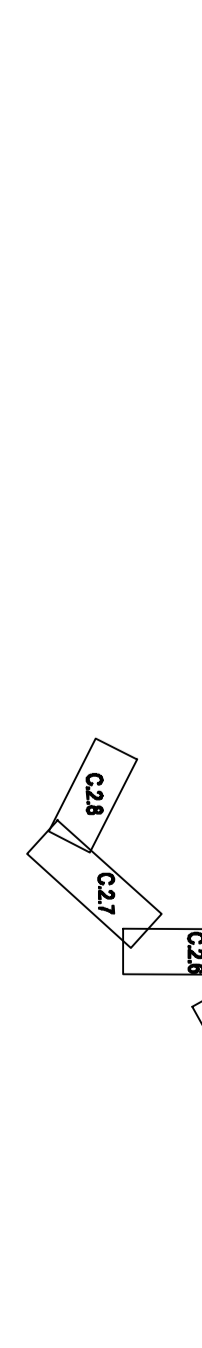


Výškový systém: Bati, po vyrovnání, polohový systém: JTKS



SNV projekt, s.r.o.
 sídlo : Slatkova 41, 618 00 Brno
 provozovna: Pevnost 3, 615 00 Brno
 IČ : 28274714
 telefon : +420 773 524 001
 e-mail : info@snvprojekt.cz
 www.snvprojekt.cz

HLAVNÍ INŽENÝR PROJEKTU	Ing. Martin Macháček, Ph.D.	ZAKÁZKOVÉ ČÍSLO	013116
ZODPOVĚDNÝ PROJEKTANT	Ing. Petr Sukoc	FORMÁT	A4
VYPRACOVAL	Ing. Michal Jureček	REVIZE	—
KONTROLOVAL	Ing. Petr Sukoc	DATAUM	01/2018
ZÁKAZNÍK	"Svazek vodovodů a kanalizací" město a obec	STUPĚN	DSP
INVESTOR	"Svazek vodovodů a kanalizací" město a obec	PARÉ	—
PROJEKT	OLOMUČANY - SPLAŠKOVÁ KANALIZACE		

ČÁST/OBJEKT	D.4.04 STAVEBNÍ ÚPRAVY SÍŤI VYVOLANÉ VÝSTAVBOU	MĚŘÍTKO	1:1000
PŘÍLOHA	SITUACE STAVEBNÍCH ÚPRAV VODOVODU - 2	ČÍSLO PŘÍLOHY	D.4.2

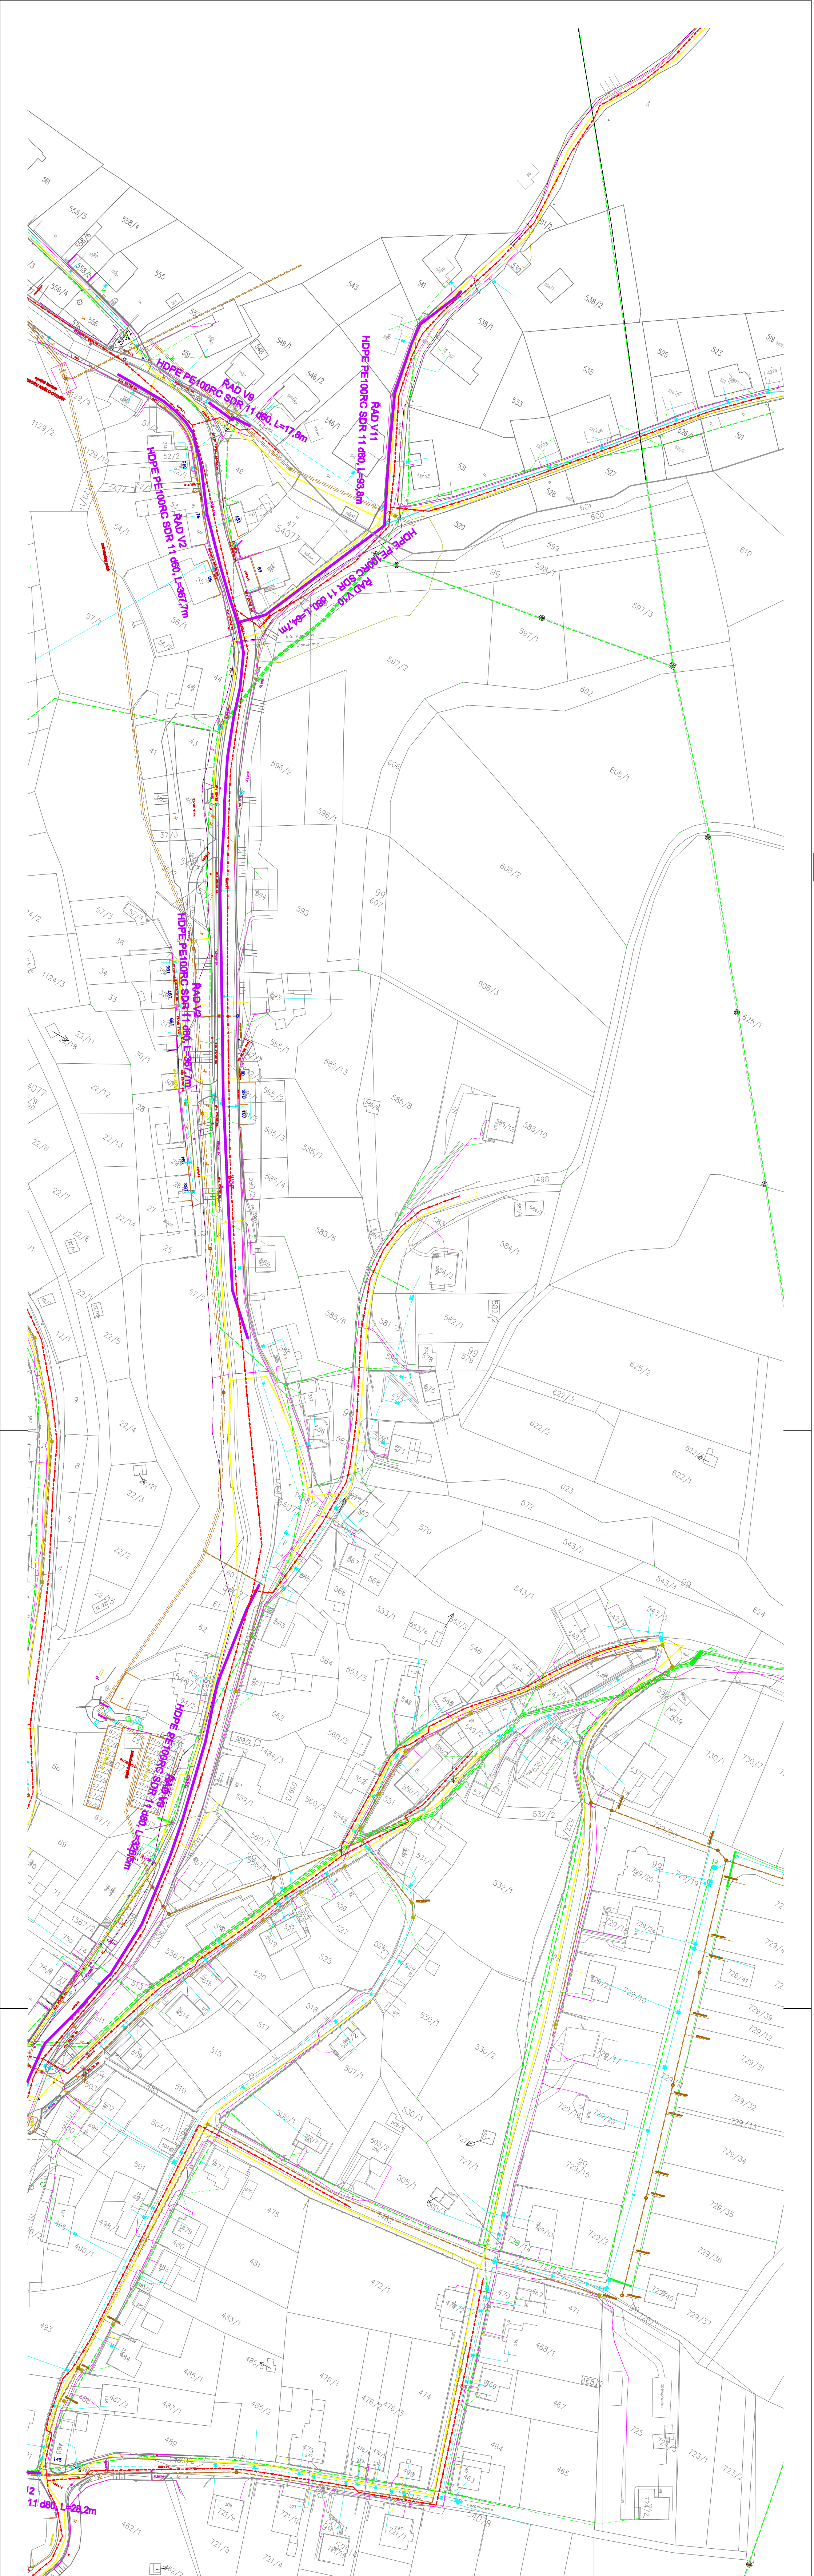

- LEGENDA ČAR**
- NOVÁ GRAFITICKÁ KANALIZACE
 - EXISTUJÍCÍ STOKA STAVĚNÁ ČI VYŠŤOVANÁ
 - VYŠŤOVANÉ VODOVODY
 - RYVNODOD
 - SPLEŠŤOVACÍ KANALIZACE V ZEMĚNÍM PŘELOŽENÍ
 - TRASA VODOVODU
 - TRASA TRÁVA VODOVODU

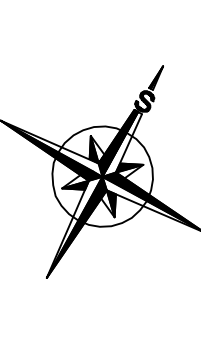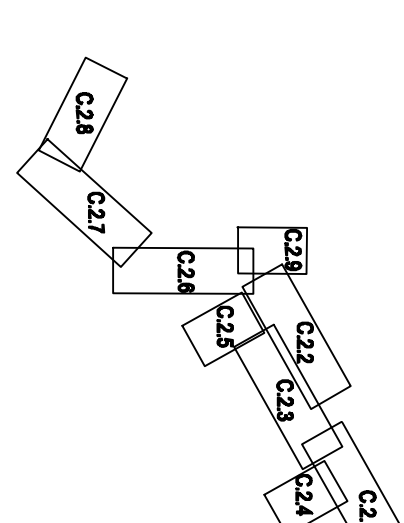

Výškový systém BaIt po vyrovnání, podlahový systém JTSK



SNV projekt s.r.o.
 sídlo: Slibovna 41, 618 00 Brno
 provozovna: Pachtova 3, 615 00 Brno
 IČ : 28274474
 telefon : +420 773 524 001
 e-mail : info@snvprojekt.cz
 www.snvprojekt.cz



HLAVNÍ INŽENÝR PROJEKTU	Ing. Martin Machala, Ph.D.	ZÁKAZKOVÉ ČÍSLO	013116
ZODPOVĚDNÝ PROJEKTANT	Ing. Petr Škadeč	FORMÁT	A4
VYPRACOVAVL	Ing. Michael Jurčová	REVIZE	—
KONTROLOVAVL	Ing. Petr Škadeč	DATUM	01/2018
ZÁKAZNÍK	"Svazek vodovodů a kanalizací" město a obce	STUPĚN	DSP
INVESTOR	"Svazek vodovodů a kanalizací" město a obce	INVESTOR	DSP
PROJEKT	PARÉ		

OLOMUČANY - SPLAŠKOVÁ KANALIZACE

ČÁST/OBJEKT	D4 SO 04 STAVĚBNÍ ÚPRAVA SÍŤI VYVOLANÉ VÝSTAVBOU	MĚŘÍTKO	1:1000
PRŮBĚH	SITUACE STAVĚBNÍCH ÚPRAV VODOVODU - 3	ČÍSLO PRŮBĚHU	D4.3



- LEGENDA ČAR**
- NOVÁ GRAFICKÁ KANALIZACE
 - DEJTOVÁ STOKA STAVACÍ
 - VYTĚLAKÉ POTRUBÍ - NOVÉ
 - VODOVOD
 - PLYNOVOD
 - SÍŤOVACÍ KABELY
 - SÍŤOVACÍ KABELY S VĚDEKMI (N)
 - PŘELOŽENÁ TRÁVA VODOVODU

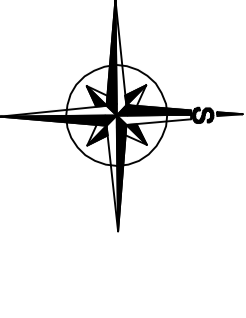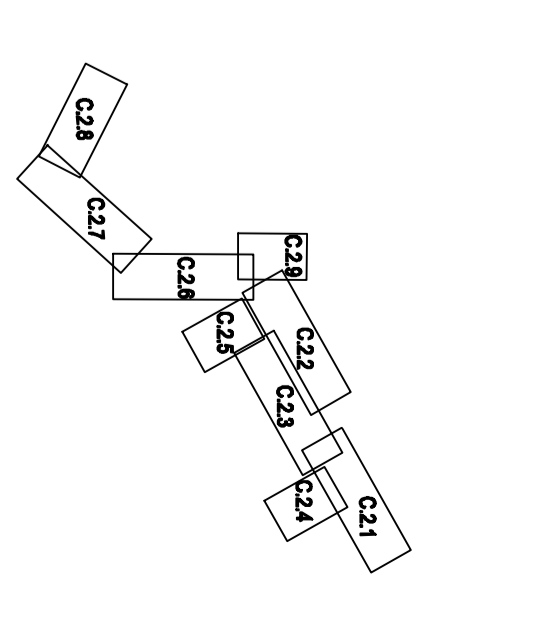

Všechny systémy Batl. po vyrobení, polohový systém JTKS



SW projekt, s.r.o.
 sídlo : Satecova 41, 618 00 Brno
 provozovna: Pevňova 3, 615 00 Brno
 IČ : 28274474
 telefon : +420 773 524 001
 e-mail : info@swprojekt.cz
 www.swprojekt.cz

HLAVNÍ INŽENÝR PROJEKTU	Ing. Martin Macháček, Ph.D.	ZAKAZKOVÉ ČÍSLO	013116
ZODPOVĚDNÝ PROJEKTANT	Ing. Petr Sukač	FORMÁT	A4
VYPRACOVAV	Ing. Michela Jurčová	REVIZE	—
KONTROLOVAL	Ing. Petr Sukač	DATAUM	01/2018
ZAKAZATEL	"Svazek vodovodů a kanalizací" město a obec	STUPĚN	DSP
INVESTOR	"Svazek vodovodů a kanalizací" město a obec	PARÉ	

OLOMUČANY - SPLAŠKOVÁ KANALIZACE

ČÁST/OBJEKT
 D.4 SO 04 STAVEBNÍ ÚPRAVY SÍŤI VYVOLENÉ VÝSTAVBOU

PRÍLOHA
 SITUACE STAVEBNÍCH ÚPRAV VODOVODU 4

MĚŘÍTKO
 1:1000

ČÍSLO PRÍLOHY
 D.4.4